

**MAPA
DO CELÓW PROJEKTOWYCH
SKALA 1:500**

woj. łódzkie
powiat bełchatowski
gm. Rusiec-100106_2
obr. Rusiec - 100106_02.0016.
dz. nr 100106_2.0016.686
KERG GK.6641.779.2020.
1. Arkusz w układzie „2000” - 6.153.29.09.11, 6.153.29.09.13
2. Układ współrzędnych „2000”, poziom odniesienia - Kronsztadt 60.

Urządzenia podziemne uzgodniono ZUDP.
MAPA SŁUŻY DO CELÓW PROJEKTOWYCH.
AKTUALNA NA DZIEŃ 26.03.2020r.
----- zakres opracowania
Granice wniesiono na podstawie danych ewidencyjnych.

Nie wyklucza się istnienia urządzeń podziemnych nie zgłoszonych do inwentaryzacji powykonawczej jednostkom wykonawstwa geodezyjnego. Za przewody nie zgłoszone do inwentaryzacji powykonawczej wykonawca niniejszej mapy nie ponosi odpowiedzialności.

GEODETA UPRAWNIONY
mgr inż. Ewelina Mikulska
Upr. Nr 19942

USŁUGI GEODEZYJNE
Ewelina Mikulska
Ul. Zielonogórska 33, 97-430 Szczawin
Tel. 607-366-705, NP 769-181-67-41

Powiadacza się, że niniejszy dokument został opracowany w wyniku prac geodezyjnych i kartograficznych, których rezultaty zawiera operat techniczny wpisany do ewidencji materiałów państwowego zasobu geodezyjnego i kartograficznego.

STAROSTA BEŁCHATOWSKI
POWIATOWY OŚRODEK DOKUMENTACJI
GEODEZYJNEJ I KARTOGRAFICZNEJ
P1001
28.04.2020

data wpisu operatu technicznego
% ewidencji materiałów zasobu
Inicj., nazwisko i podpis osoby reprezentującej organ
Z up. STAROSTY

Małgorzata Wambalska
INSPEKTOR W WYDZIALE REPERTAŻU
KARTOGRAFICZNY I P1001-33

Potwierdzam zgodność mapy z mapą do celów projektowych przyjętą do zasobów PODGiK w Bełchatowie za nr P1001.2020.1058 z dnia 26-04-2020 inż. Marek Lewandowski upr. bud. nr ewid. 1138/96

STAROSTA BEŁCHATOWSKI
Dokumentacja projektowa: Linia oświetlenia boiska
Małgorzata Wambalska
Przebieg


była przedmiotem narady koordynacyjnej przeprowadzonej w dniu 15.10.2020 w Bełchatowie

W formie: elektronicznej
za pomocą środków komunikacji elektronicznej

Nr GK.6630.434.1010 Bełchatów, dnia 15.10.2020

Z up. STAROSTY

Małgorzata Wambalska
KODREKONTRAKTOWYCH
W Wydziale Geodezji i Kartografii

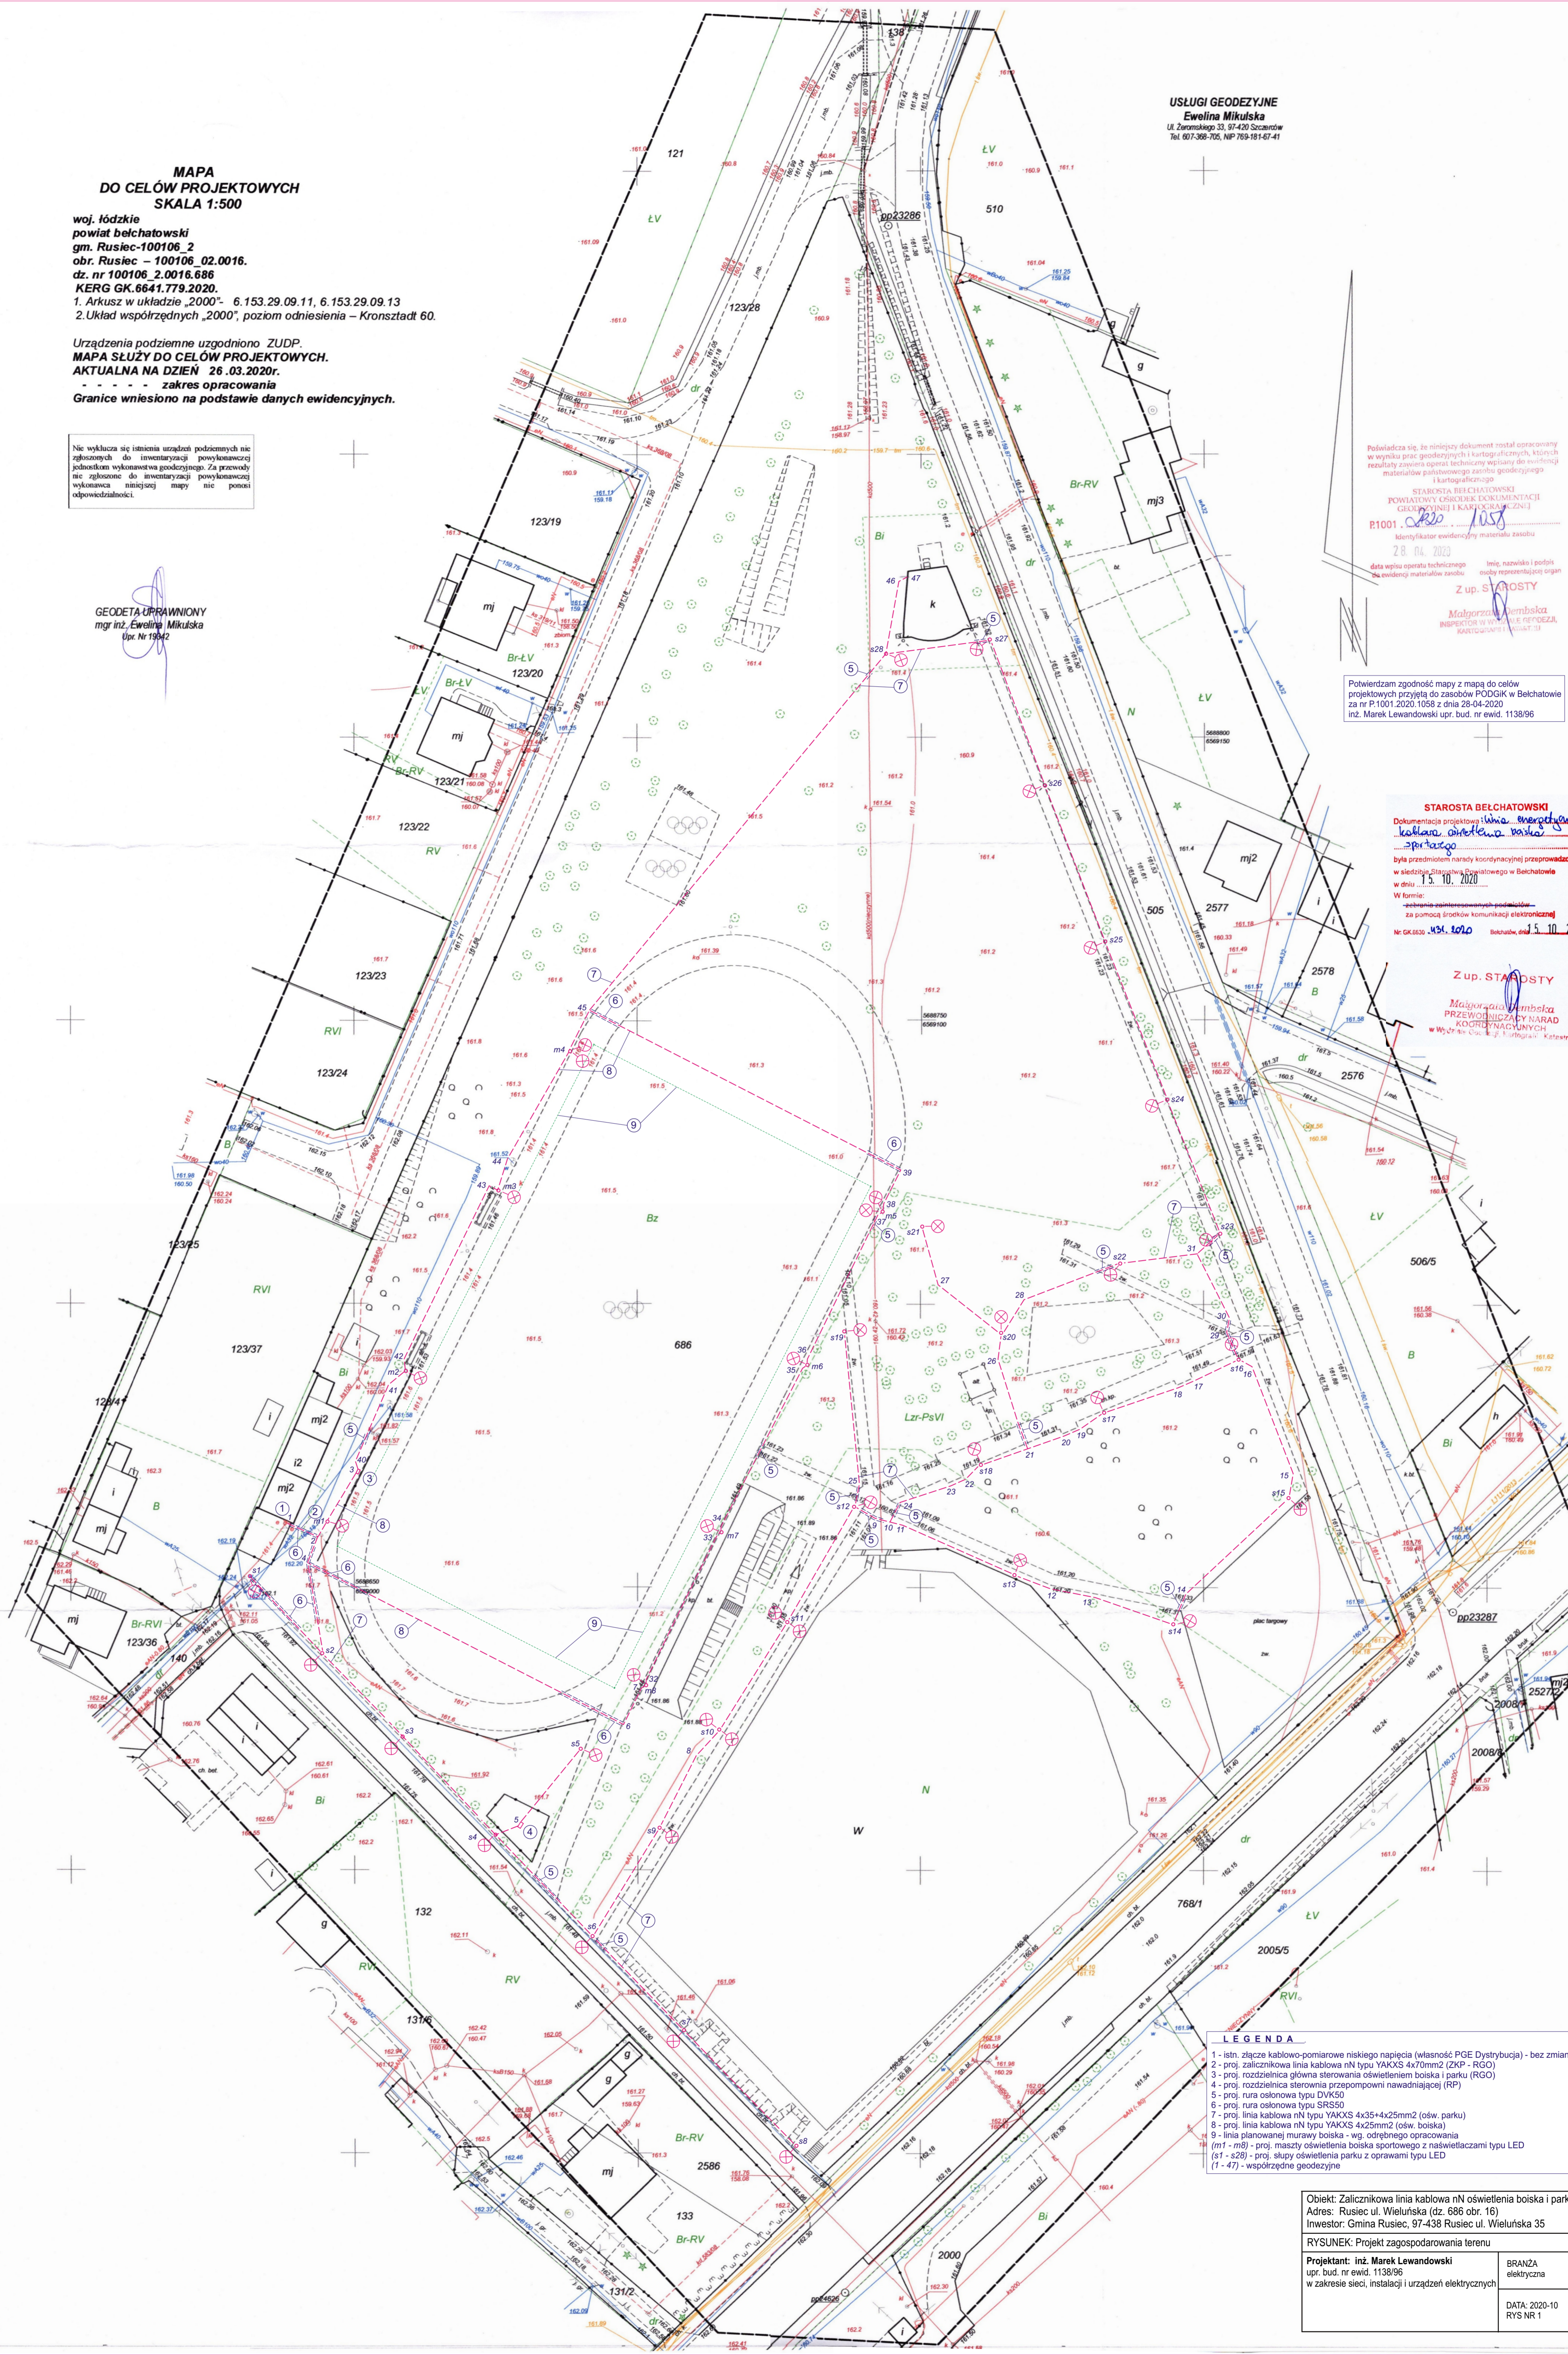

- LEGENDA**
- 1 - istn. złącze kablowo-pomiarowe niskiego napięcia (własność PGE Dystrybucja) - bez zmian
 - 2 - proj. zalicznikowa linia kablowa nN typu YAKXS 4x70mm2 (ZKP - RGO)
 - 3 - proj. rozdzielnica główna sterowania oświetleniem boiska i parku (RGO)
 - 4 - proj. rozdzielnica sterowania przepompowni nawadniającej (RPP)
 - 5 - proj. rura osłonowa typu DVK50
 - 6 - proj. rura osłonowa typu SR550
 - 7 - proj. linia kablowa nN typu YAKXS 4x35+4x25mm2 (bów. parku)
 - 8 - proj. linia kablowa nN typu YAKXS 4x25mm2 (bów. boiska)
 - 9 - linia planowanej murawy boiska - wg. odrębnego opracowania
 - (m1 - m8) - proj. maszty oświetlenia boiska sportowego z nasłwietcami typu LED
 - (s1 - s28) - proj. słupy oświetlenia parku z oprawami typu LED
 - (1 - 47) - współrzędne geodezyjne

Objekt: Zalicznikowa linia kablowa nN oświetlenia boiska i parku
Adres: Rusiec ul. Wieluńska (dz. 686 obr. 16)
Inwestor: Gmina Rusiec, 97-438 Rusiec ul. Wieluńska 35

RYSUNEK: Projekt zagospodarowania terenu
Projektant: inż. Marek Lewandowski
opr. bud. nr ewid. 1138/96
w zakresie sieci, instalacji i urządzeń elektrycznych

BRANŻA
elektryczna
DATA: 2020-10
RYS NR 1